

LEGENDA:

STÁVAJÍCÍ SÍTĚ TECHNICKÉ INFRASTRUKTURY:

- GRAVITAČNÍ KANALIZACE
- VODOVOD
- VODOVODNÍ PŘÍPOJKA
- ELEKTRICKÉ VEDENÍ NÍZKÉHO NAPĚTÍ, NADZEMNÍ
- ELEKTRICKÉ VEDENÍ VYSOKÉHO NAPĚTÍ, NADZEMNÍ
- ELEKTRICKÉ VEDENÍ NÍZKÉHO NAPĚTÍ, PODZEMNÍ
- METALICKÉ SDĚLOVACÍ VEDENÍ
- SDĚLOVACÍ VEDENÍ - NEPROVOZOVANÉ
- PLYNOVOD, PLYNOVODNÍ PŘÍPOJKA
- VEŘEJNÉ OSVĚTLENÍ, NADZEMNÍ
- VEŘEJNÉ OSVĚTLENÍ, PODZEMNÍ

NAVRHOVANÉ OBJEKTY:


- TRASA VODOVODU
- TRASA TLAKOVÉ KANALIZACE
- TRASA GRAVITAČNÍ KANALIZACE
- TLAKOVÁ KANALIZAČNÍ PŘÍPOJKA S DOMOVNÍ ČERPAČÍ JÍMKOU
- TLAKOVÁ KANALIZAČNÍ PŘÍPOJKA S DOMOVNÍ ČERPAČÍ JÍMKOU - VÝHLEDOVÝ STAV

GEODETICKY ZAMĚŘENO:

- HRANA VOZOVKY
- HRANA BUDOVOY
- VODNÍ TOK
- TERÉNNÍ HRANA
- HRANICE POLE
- PLOT
- NADMOŘSKÁ VÝŠKA BODU

OSTATNÍ:

- HRANICE PARCEL DLE KN - VNĚJŠÍ KRESBA
- HRANICE PARCEL DLE KN - VNITŘNÍ KRESBA
- 1414/6 PARCELNÍ ČÍSLA DLE KN
- ZNAČKY DRUHŮ POZEMKŮ
- NADMOŘSKÁ VÝŠKA BODU - ANALÝZA VÝŠKOPISU [23]
- LAMPA VEŘEJNÉHO OSVĚTLENÍ
- Č.p. 143 ČÍSLO POPISNÉ / EVIDENČNÍ ČÍSLO
- BUDOVOY DLE KN

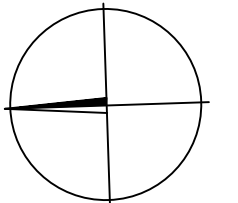


Výškový systém Bvp

Souřadnicový systém S-JTSK

Objednatel: Obec Líšnice, Líšnice 175, 25210 Mníšek pod Brdy		Číslo zakázky: 17057	
Odpovědný projektant: Ing. Mikuláš Exner, AI 0013593		Kontroloval: Ing. Martin Jakoubek, AI 0008590	
Navrhl: Ing. Mikuláš Exner, AI 0013593		Vypracoval: Ing. Vilém Ernest	
TECHNICKO-EKONOMICKÁ STUDIE NAPOJENÍ MÍSTNÍ ČÁSTI VARADOV NA VODOVOD A KANALIZACI K. Ú. LÍŠNICE U PRAHY			
Část dokumentace: KOORDINAČNÍ SITUACE - LIST Č. 1		Měřítko: 1:750	Číslo přílohy: 5.1.

KLAD LISTŮ:

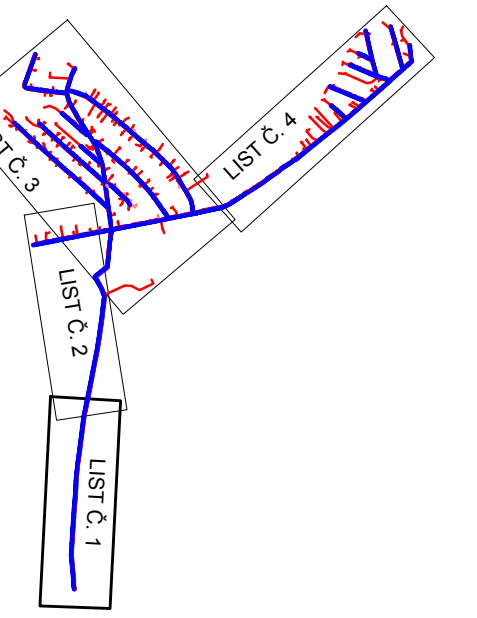

POZNÁMKY:

- VE VÝKRESOVÝCH PŘÍLOHÁCH KOORDINAČNÍ SITUACE JE UVAŽOVÁNO S VARIANTOU I. NAPOJENÍ NA KANALIZACI A VARIANTOU I. NAPOJENÍ NA VODOVOD.
- TRASA NAVRHOVANÝCH SÍTÍ BYLA NAVRŽENA S OHLEDEM NA ČSN 73 6005 PROSTOROVÉ USPOŘÁDÁNÍ SÍTÍ.