

**LEGENDA:**

**STÁVAJÍCÍ SÍTĚ TECHNICKÉ INFRASTRUKTURY:**

- GRAVITAČNÍ KANALIZACE
- VODOVOD
- VODOVODNÍ PŘÍPOJKA
- ELEKTRICKÉ VEDENÍ NÍZKÉHO NAPĚTÍ, NADZEMNÍ
- ELEKTRICKÉ VEDENÍ VYSOKÉHO NAPĚTÍ, NADZEMNÍ
- ELEKTRICKÉ VEDENÍ NÍZKÉHO NAPĚTÍ, PODZEMNÍ
- METALICKÉ SĎĚLOVACÍ VEDENÍ
- SĎĚLOVACÍ VEDENÍ - NEPROVOZOVANÉ
- PLYNOVOD, PLYNOVODNÍ PŘÍPOJKA
- VEŘEJNÉ OSVĚTLENÍ, NADZEMNÍ
- VEŘEJNÉ OSVĚTLENÍ, PODZEMNÍ

**NAVRHOVANÉ OBJEKTY:**


- TRASA VODOVODU
- TRASA TLAKOVÉ KANALIZACE
- TRASA GRAVITAČNÍ KANALIZACE
- TLAKOVÁ KANALIZAČNÍ PŘÍPOJKA S DOMOVNÍ ČERPAČÍ JÍMKOU
- TLAKOVÁ KANALIZAČNÍ PŘÍPOJKA S DOMOVNÍ ČERPAČÍ JÍMKOU - VÝHLEDOVÝ STAV

**GEODETICKÝ ZAMĚŘENO:**

- HRANA VOZOVKY
- HRANA BUDOVOY
- VODNÍ TOK
- TERÉNNÍ HRANA
- HRANICE POLE
- PLOT
- NADMŮRSKÁ VÝŠKA BODU

**OSTATNÍ:**

- HRANICE PARCEL DLE KN - VNĚJŠÍ KRESBA
- HRANICE PARCEL DLE KN - VNITŘNÍ KRESBA
- PARCELNÍ ČÍSLA DLE KN
- ZNAČKY DRUHŮ POZEMKŮ
- NADMŮRSKÁ VÝŠKA BODU - ANALÝZA VÝŠKOPISU [23]
- LAMPA VEŘEJNÉHO OSVĚTLENÍ
- ČÍSLO POPISNÉ / EVIDENČNÍ ČÍSLO
- BUDOVOY DLE KN

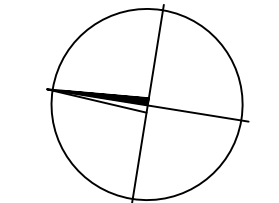


Výškový systém Bvp

Souřadnicový systém S-JTSK

Objednatel: Obec Lišnice, Lišnice 175, 25210 Mníšek pod Brdy		Číslo zakázky: 17057	
Odpovědný projektant: Ing. Mikuláš Exner, AI 0013593		Kontroloval: Ing. Martin Jakoubek, AI 0008590	
Navrhl: Ing. Mikuláš Exner, AI 0013593		Vypracoval: Ing. Vilém Ernest	
<p style="text-align: center;"><b>TECHNICKO-EKONOMICKÁ STUDIE NAPOJENÍ MÍSTNÍ ČÁSTI VARADOV NA VODOVOD A KANALIZACI K. Ú. LIŠNICE U PRAHY</b></p>			
Část dokumentace: <b>KOORDINAČNÍ SITUACE - LIST Č. 2</b>		Měřítko: 1:750	Formát: 5 x A4
Datum: červenec 2018		Počet příloh: 5.2.	

**KLAD LISTŮ:**

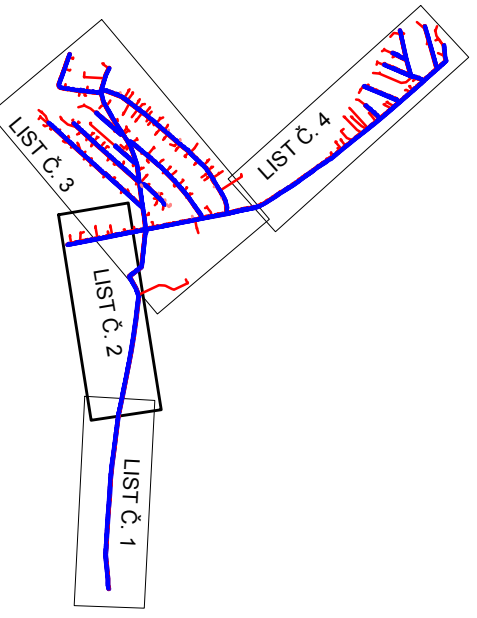

**POZNÁMKY:**

- VE VÝKRESOVÝCH PŘÍLOHÁCH KOORDINAČNÍ SITUACE JE UVAŽOVÁNO S VARIANTOU I. NÁPOJENÍ NA KANALIZACI A VARIANTOU I. NÁPOJENÍ NA VODOVOD.
- TRASA NAVRHOVANÝCH SÍTĚÍ BYLA NAVRŽENA S OHLEDEM NA ČSN 73 6005 PROSTOROVÉ USPOŘÁDÁNÍ SÍTĚÍ.